


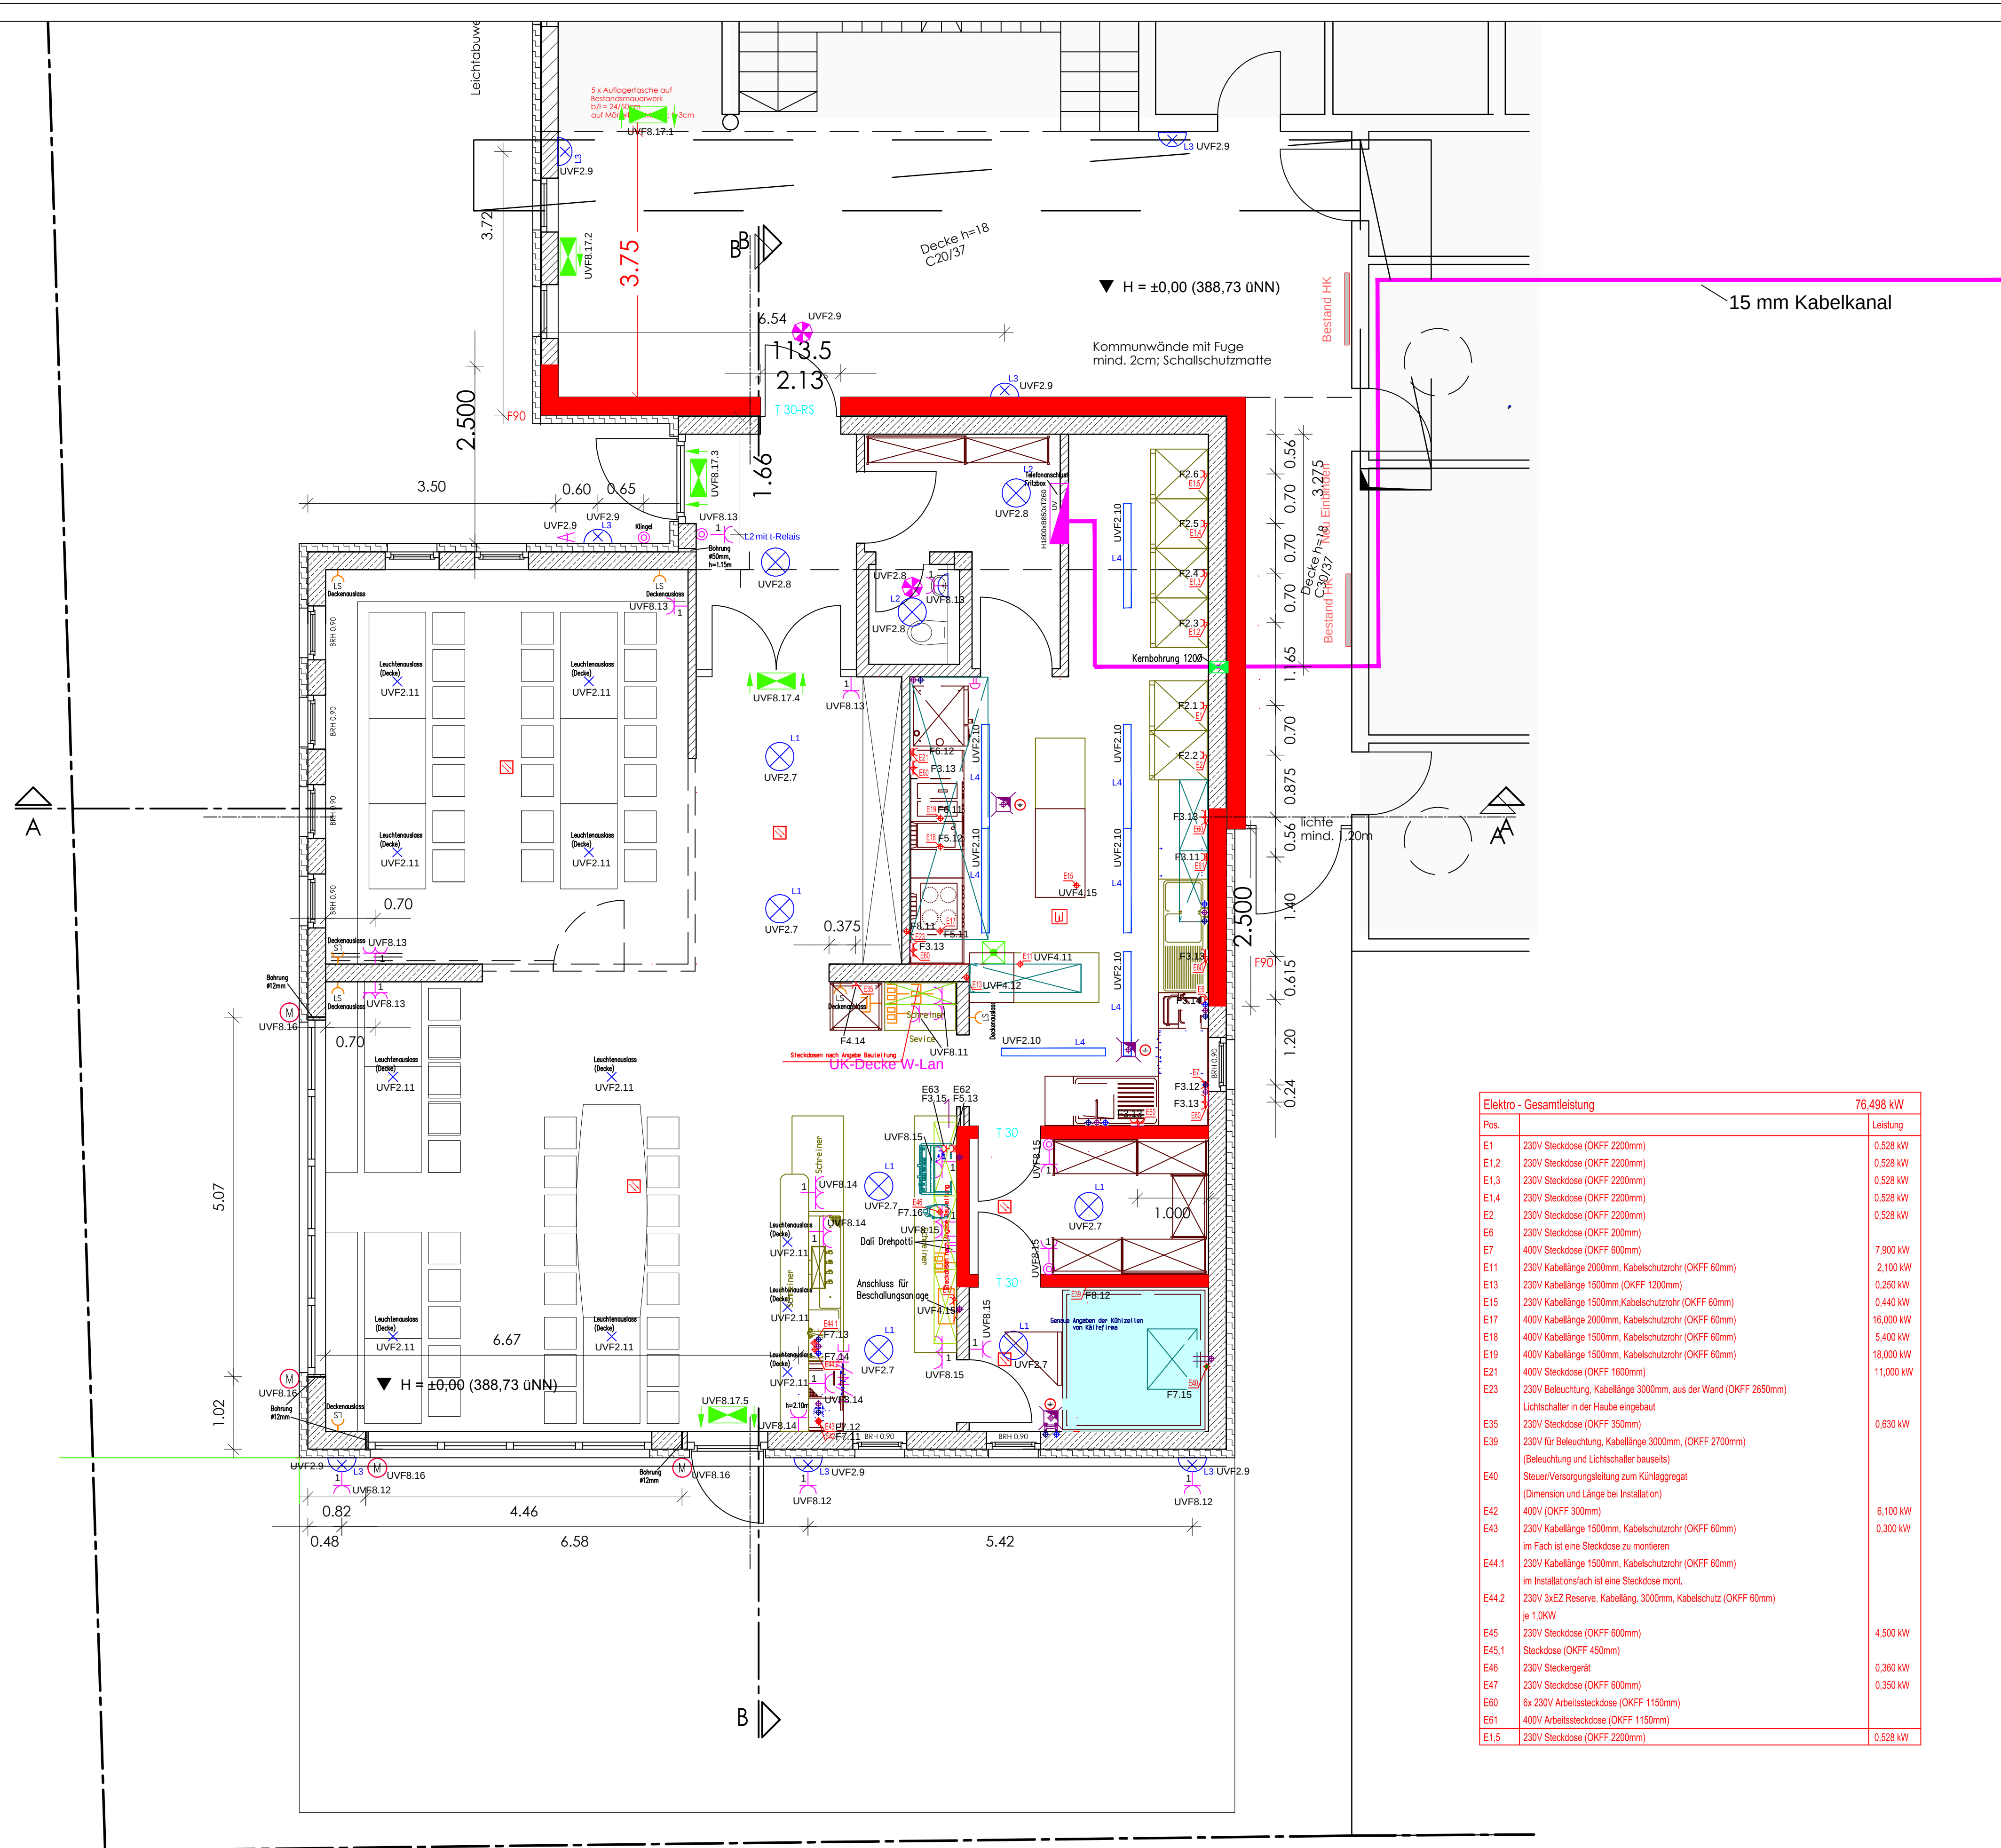

2015-019-A-EL-EG

Bauherr: Stadt Eichstätt
Marktplatz 11
85072 Eichstätt

Planung: Willibaldstr. 22
85072 Eichstätt
Tel.: 08421 / 909530
Fax: 08421 / 909550
e-mail: office@seibold-seibold.de

Vertreter: OB Steppberger Andreas

g			
f			
e			
d			
c			
b			
a	KK	12.12.2017	Nummerierung Steckdosen, Schalter und Lampen

Index Name Datum: Änderung

Ausführungsplanung

IB Neubaur
Fachplanung
Elektrotechnik

IB Neubaur GmbH
Florian-Geyer-Straße 7
85055 Ingolstadt

Tel.: 0841/981736-0
Fax: 0841/981736-20

Bauvorhaben: Gaststätte DJK Eichstätt

Bauherr: Stadt Eichstätt

Planbezeichnung: Elektroinstallation
Erdgeschoss

Maßstab: 1:50 | Gez.: KK | Geprüft: GN | Erstellt: 12.09.2017